


宿

州

路

撮 造 山 巷

VV-3*50+1*25 , 沿墙固定敷设

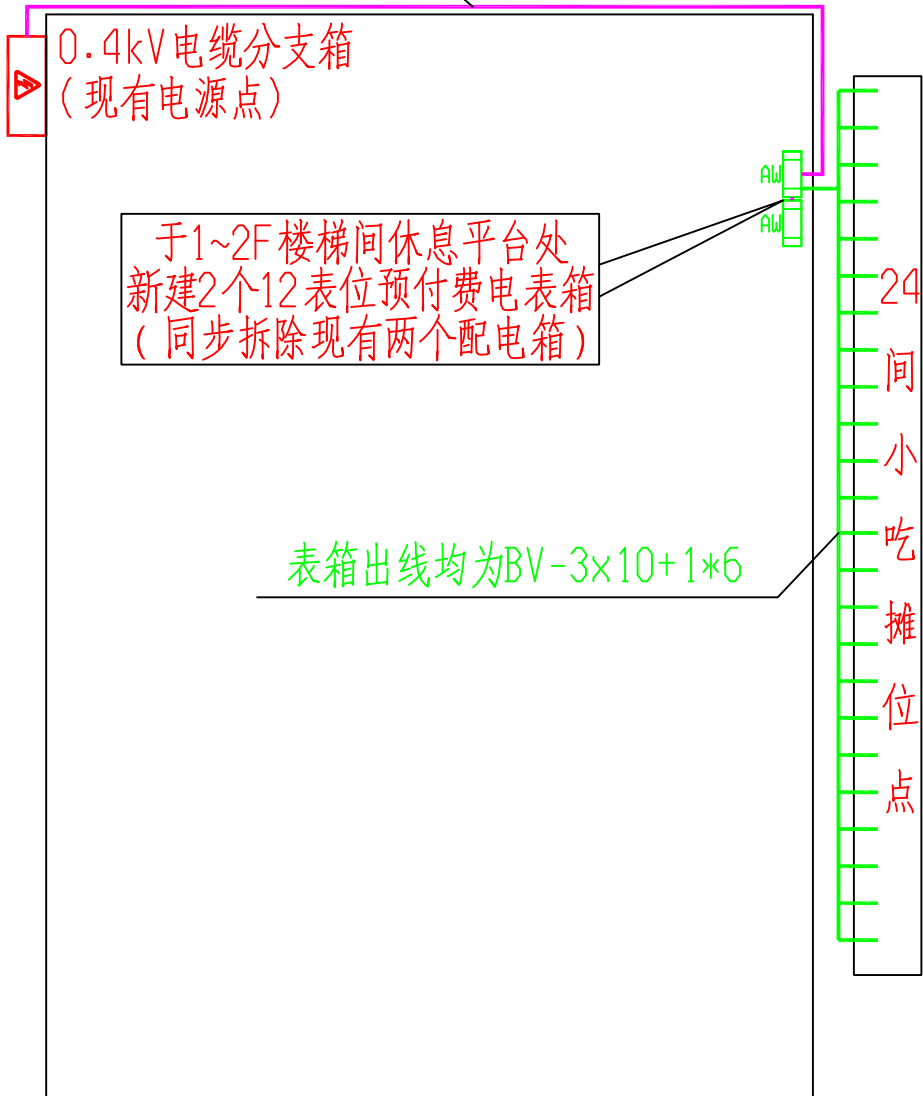

支

巷

于1~2F楼梯间休息平台处
新建2个12表位预付费电表箱
(同步拆除现有两个配电箱)

表箱出线均为BV-3x10+1*6

24间小吃摊位点


工程勘察设计资质(出图)专用章
安徽华骏电力技术有限公司
工程设计乙级 证书编号:A234012697
安徽省住房和城乡建设厅监制(A)
有效期至2024年02月14日

主要设备材料表




序号	设备名称	型号	数量	单位	备注
1	低压电缆	VV-3*50+1*25	180	米	
2	低压电缆头	50电缆用	个	8	
3	配电箱安装		台	2	
4	预付费电表箱安装	12表位/台	台	2	
5	低压电缆	BV-3x10+1*6	1200	米	
6	金属耐火桥架	200*100	300	米	
7	现场开孔	200*200孔洞	4	个	
8	送配电装置系统		1	套	
9	拆除工程量	低压配电箱	2	个	
10		低压桥架	300	米	
11		50低压电缆	180	米	

安徽华骏电力技术有限公司			合肥市淮河路步行街小吃街0.4kV低压改造		工程	施工	设计
批准		设计	低压改造平面示意图				阶段
审核	江波	CAD 制图					
校核	赵斌	比例					
日期		图号	D-01	图纸	级别		

*本图纸加盖资质章有效

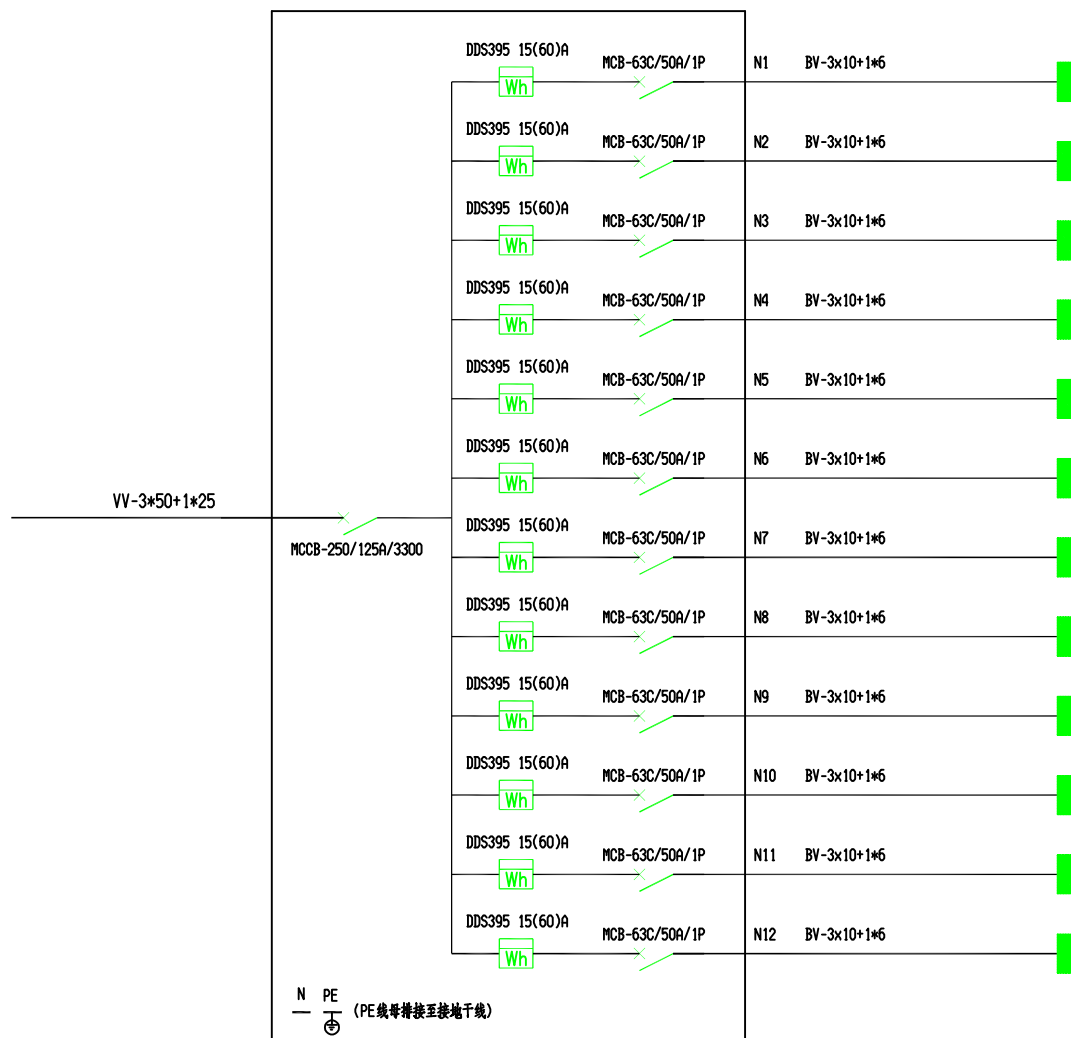


12表位表箱系统图

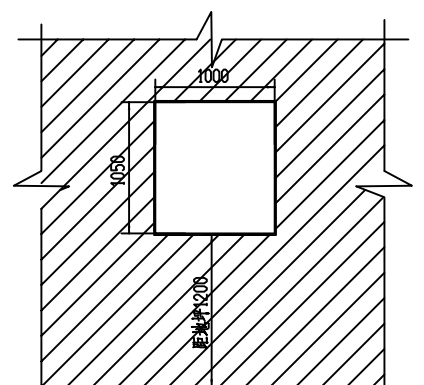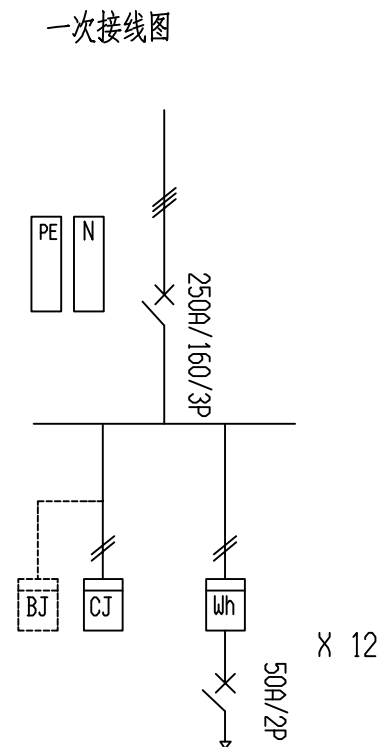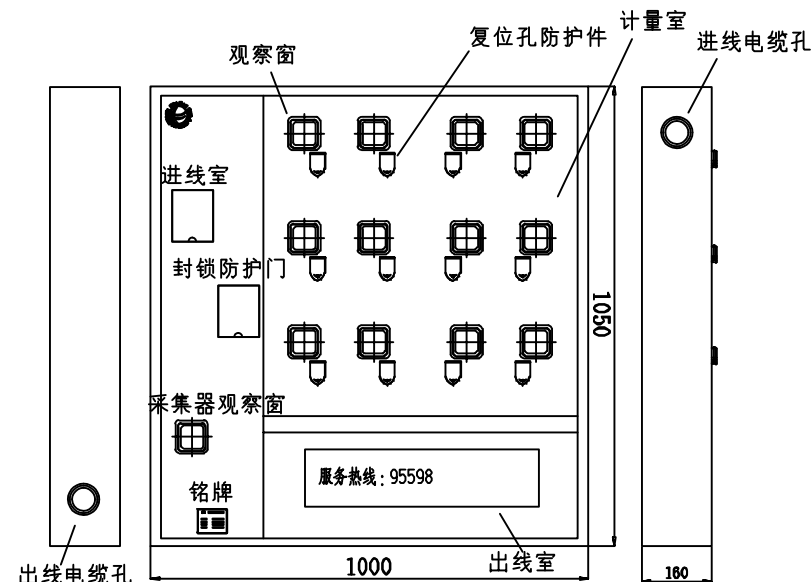

12位表箱预留尺寸: 宽*高*深 (1000X1050X160mm)

12表位电表箱立面尺寸图

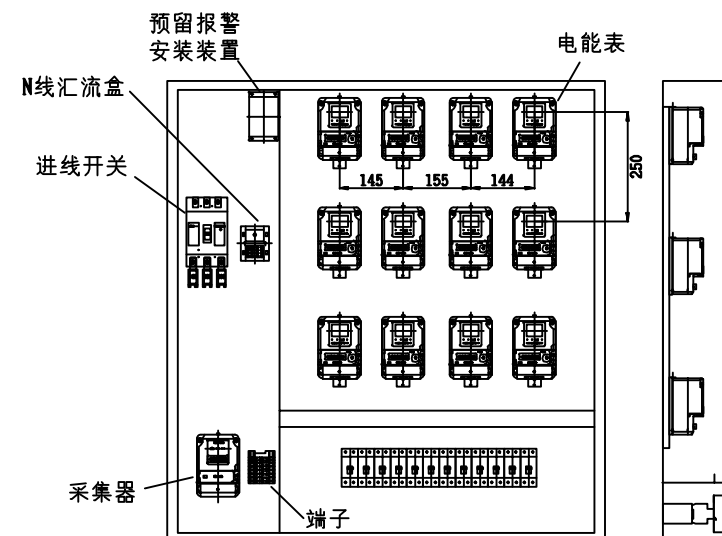

单相12表位

说明: 1、电表箱尺寸以供电部门的相关规定要求为准。

2、所有电表箱需预留远程集抄安装位置。

工程勘察设计资质(出图)专用章
安徽华骏电力技术有限公司
工程设计乙级 证书编号: A234012697
安徽省住房和城乡建设厅监制(A)
有效期至2024年02月14日

安徽华骏电力技术有限公司		合肥市淮河路步行街小吃街0.4kv低压改造		工程	施工	设计
批准		设计	郑伟	12表位表箱系统图		
审核	江波	CAD制图				
校核	赵斌	日期		图号	D-02	图纸级别

*本图纸加盖资质章有效